


Ist. przy?cze wody PE32

Istniej?cy w?z?? wodomierzy

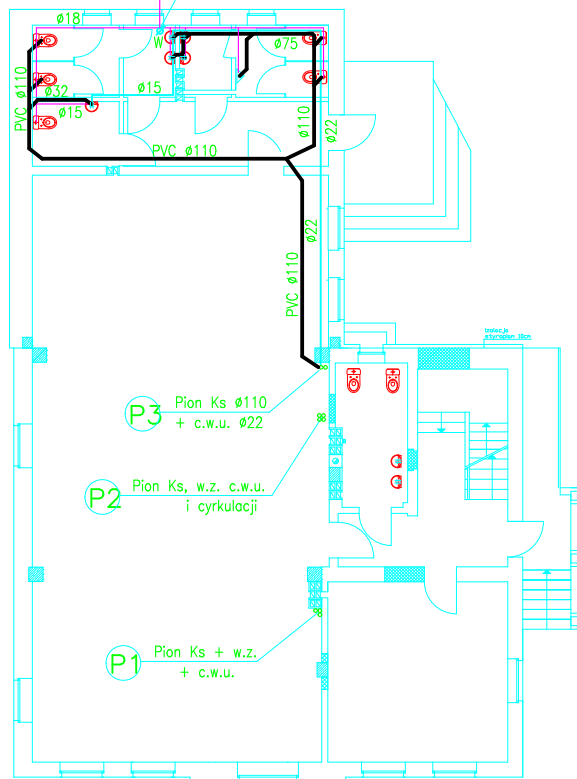

P3 Pion Ks ø110  
+ c.w.u. ø22

P3 Pion Ks ø110  
+ c.w.u. ø22

P2 Pion Ks, w.z. c.w.u.  
i cyrkulacji

P1 Pion Ks + w.z.  
+ c.w.u.

OZNACZENIA

- Woda zimna
- Ciep?a woda u?ytkowa
- Kanal. sanitarna

Temat		Lokalizacja	
Remont budynku zabytkowego		ul. Rozbratowa 4	
Projektant: Jan Dubiński upr. nr 915/93/Op	Projekt:	Investor Gmina Polska Cerkiew ul. Rozbratowa 4 47-260 Polska Cerkiew	Data 04.2009
Sprawdzający: mgr inż. Andrzej Marzecowski upr. nr	Projekt:	Stadium projektu Projekt budowlany	Skala 1:100
Usługi Projektowe Jan Dubiński 47-260 Polska Cerkiew – Ko?o ul. Spółdzielcza 29-31 tel. 077/48-25-179		Nazwa rysunku Rzut parteru Instalacja wod-kan i c.w.u.	Rys. nr S2
Licencja AUTOCAD LT 2007 nr:15511446			Format A3